


注意：

1. 本图纸著作权及其他相关权益属安徽省建筑设计研究总院股份有限公司所有。未经本公司书面同意,不得复制本图纸。
2. 本图纸应与其他相关配套设计文件统一使用。
3. 未加盖本公司出图专用章,图纸无效。

合 计	专 业	姓 名	专 业	姓 名

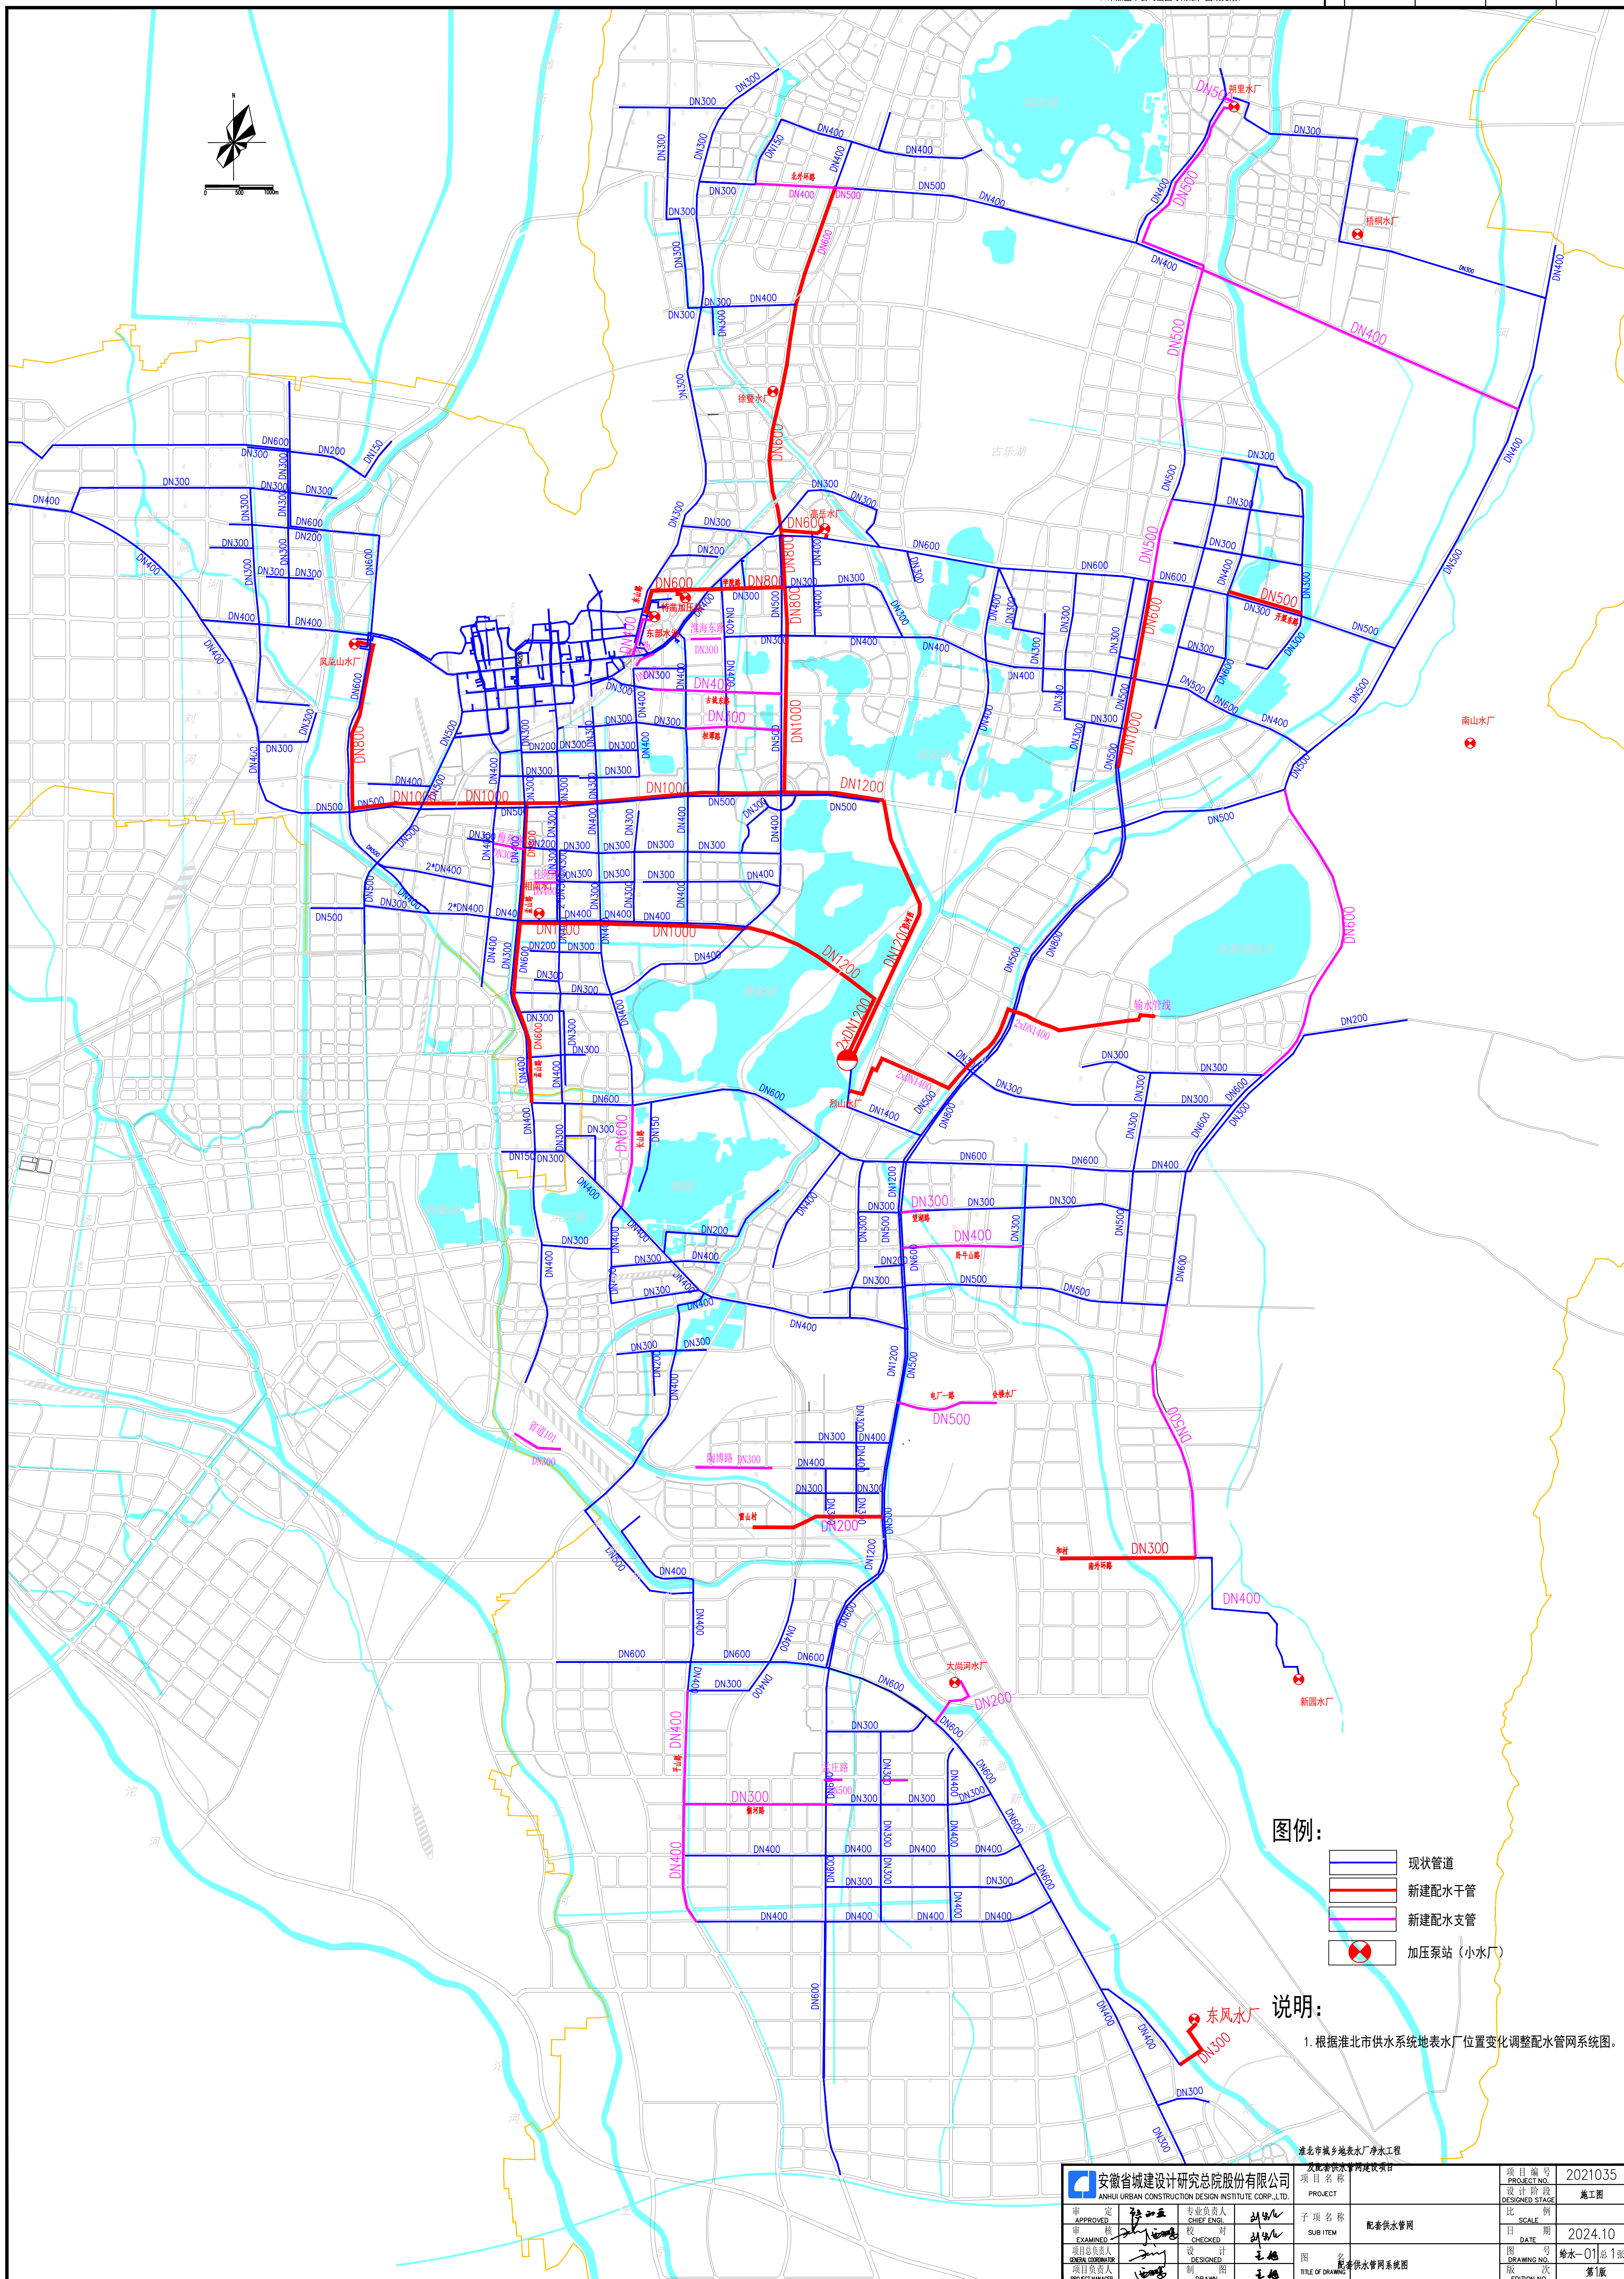

Site plan of the Shuanghuangyuan Water Treatment Plant showing buildings, structures, and boundaries with coordinate data.

Key features and structures:

- 1 取水泵站-主厂房 (Main Pumping Station Building) H=10.3m
- 2 取水泵站-加药间 (Chemical Addition Room) H=8.8m
- 3 消防水池 (Fire Water Tank)
- 料仓 (Silos)
- 围墙 (Perimeter Wall)
- 12m宽人行门 (12m wide pedestrian gate)
- 用地红线 (Land Use Red Line)
- 规划用地红线 (Planned Land Use Red Line)



Coordinate data points (X, Y) are provided for various locations on the plan, including boundary points and key structures.

本工程坐标系采用2000年国家大地坐标系。

North China Municipal Engineering Design & Research Institute Co., Ltd.

 中国市政工程华北设计研究总院有限公司 North China Municipal Engineering Design & Research Institute Co., Ltd.							日期 Date	2024年06月
							阶段 Design Stage	施工图
审 定 Approve			工程名称 Project	淮北市城乡地表水厂净水工程及配套供水管网建设项目—烈山水厂改造设计			工 号 Project No.	2024-S-002-011
审 核 Review			设计项目 Design Item	总图			分 号 Division No.	01-02-00
校 核 Check			图 名 Drawing Name	泵站总平面图			图 号 Drawing No.	Z-02
设 计 Design			项目负责人 Project Person In Charge		专业负责 Specialized Person In Charge		版 次 Version	A

专业					
签署					
日期					

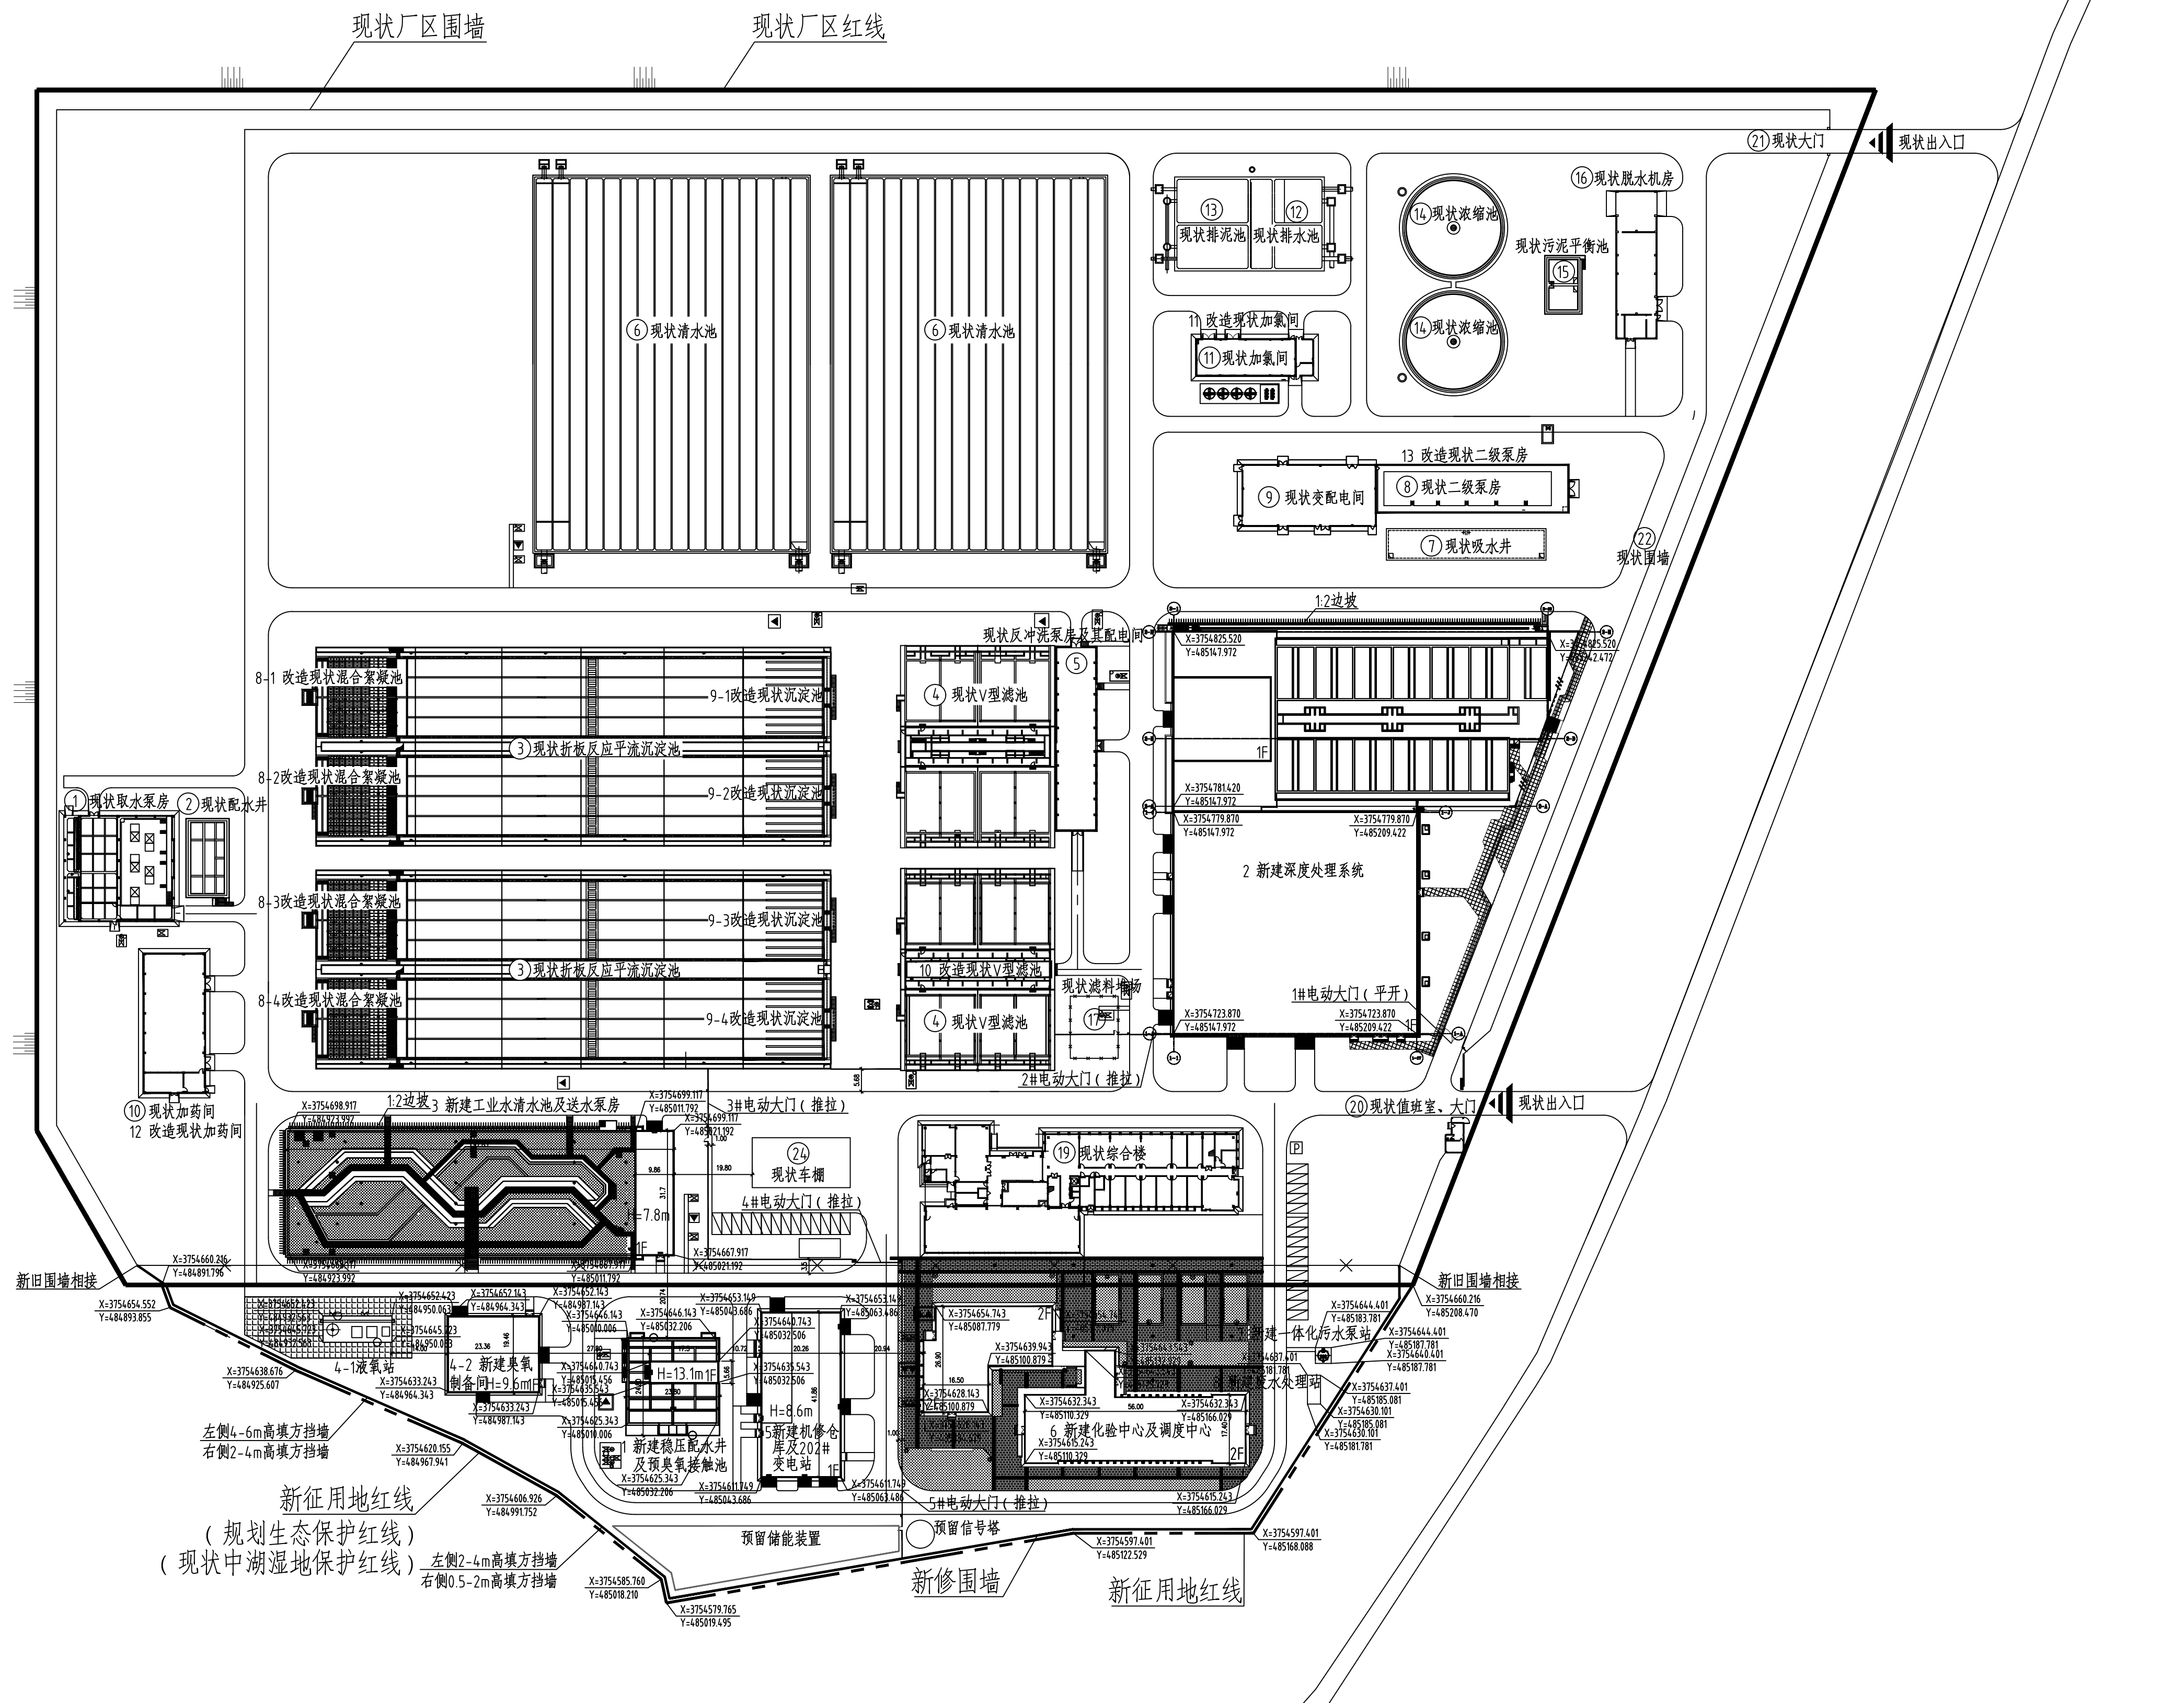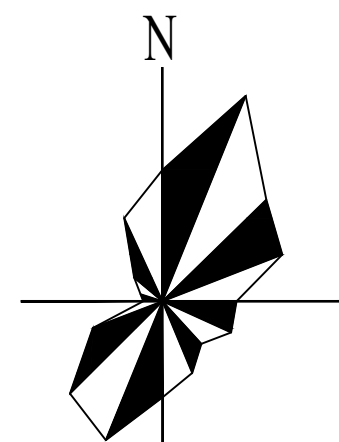

现状建构筑物一览表

序号	名 称	数量	序 号	名 称	数量
①	现状取水泵房	1座	13	现状排泥池	1座
②	现状配水井	1座	14	现状浓缩池	2座
③	现状折板反应平流沉淀池	2座	15	现状污泥平衡池	1座
④	现状V型滤池	2座	16	现状脱水机房	1座
⑤	现状反冲洗泵房及其配电间	1座	17	现状药剂堆场(本次拆除)	1座
⑥	现状清水池	2座	18	现状化验楼(本次拆除)	1座
⑦	现状吸水井	1座	19	现状综合楼	1座
⑧	现状二级泵房	1座	20	现状值班室、大门	1座
⑨	现状变配电间	1座	21	现状大门(6m宽)	1座
⑩	现状加药间	1座	22	现状围墙(高2.5m)	1354m
⑪	现状加氯间	1座	23	现状地下水污水处理设施	1座
⑫	现状排水池	1座	24	现状丰棚	1座

新建及改造建构筑物一览表

新建构筑物						
序号	名 称	层数	建筑高度 (m)	建筑基底面积 (m ²)	建筑面积 (m ²) 地上 地下	数量
1	新建稳压配水井及预臭氧接触池	1F	13.10	558.34	99.1	1座
2	新建深度处理系统	2F	17.60	7594.5	7031.3 700	1座
包含	中间提升泵站、后臭氧活性炭池、201#变电站、控制室、超滤膜车间					
3	新建工业废水清水池及送水泵房	1F	7.80	316.5	508.7	1座
4	新建液氧站及臭氧制备间					
4-1	新建液氧站					1座
4-2	新建臭氧制备间	1F	9.60	454.6	454.6	1座
5	新建机修仓库及进 waters 水质分析间、新建202#变电站	1F	8.60	848.1	848.1	1座
6	新建化验中心及调度中心	2F	12.45	1721.32	2653.36	1座
7	新建一体化污水泵站					1座
8	新建废水处理站					1座
合计				11493.36	11595.16 700	
改造构筑物						
8	改造现状混合絮凝池					4座
9	改造现状沉淀池					4座
10	改造现状V型滤池					1座
11	改造现状加氯间	1F				1座
12	改造现状加药间	1F				1座
13	改造现状二级泵房	1F				1座

图例

	现状厂区红线		现状建筑物
	湿地红线		拆除现状单体
	新征用地红线		新建建筑物
	现状厂区围墙		改造现状单体
	拆除厂区围墙		现状厂区道路
	新修厂区围墙		新修道路
	机动车停车场		混凝土硬化铺装
	边坡		新修厂内隔离围栏

说明

1.本图采用国家2000坐标系。
2.建筑物定位坐标以外墙轴线交点计,构筑物以池内壁交点计。

	中国市政工程华北设计研究院有限公司 North China Municipal Engineering Design & Research Institute Co., Ltd.			日期	2024年5月
				阶段	施工图
审定 Approve	工程名称 Project	淮北市城乡地表水厂净水工程及配套 供水管网建设项目一期净水厂改造设计		工号 Project No.	2024-S-002-011
审核 Review	设计项目 Design Item	厂区总图		分号 Division No.	02-00
校核 Check	图名 Drawing Name	水厂总平面图		图号 Drawing No.	Z-02
设计 Design	项目负责人 Project Leader	专业负责 Professional Responsibility	版次 Version	A	